



【平面図】

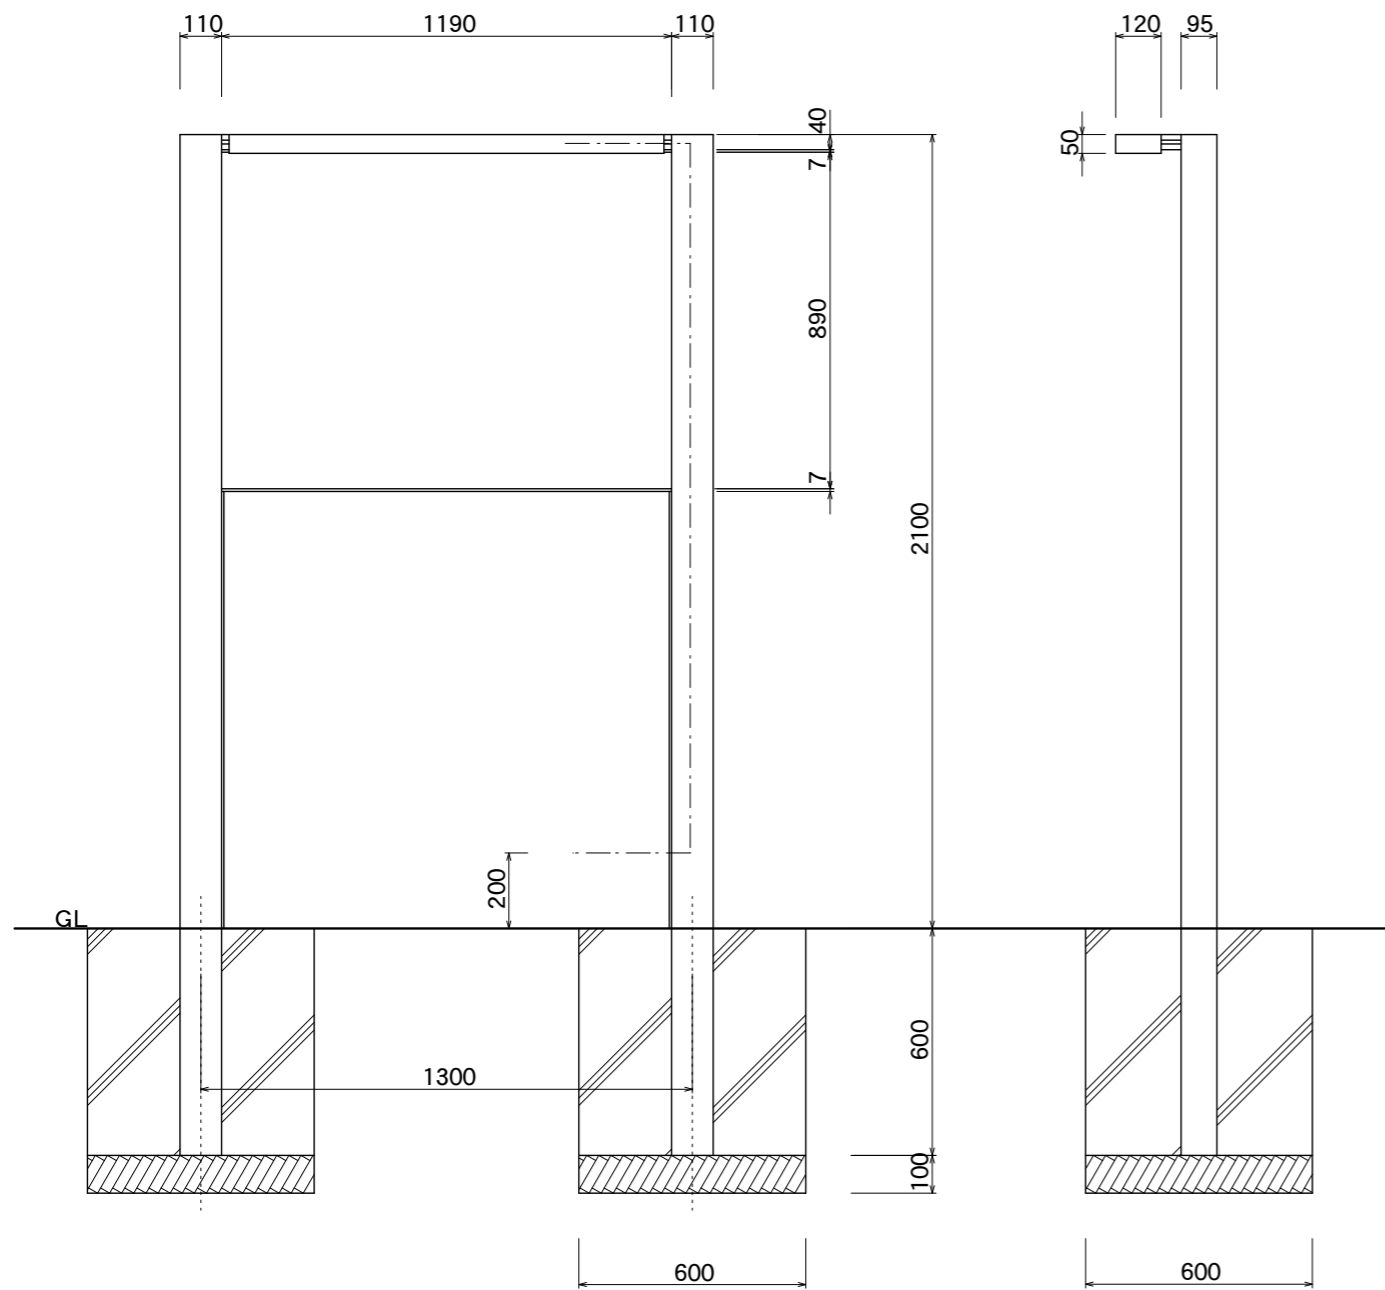


【正面図】

【側面図】


LED仕様
 電源:AC100V
 光源:白色LED/56球
 消費電力:11.9W

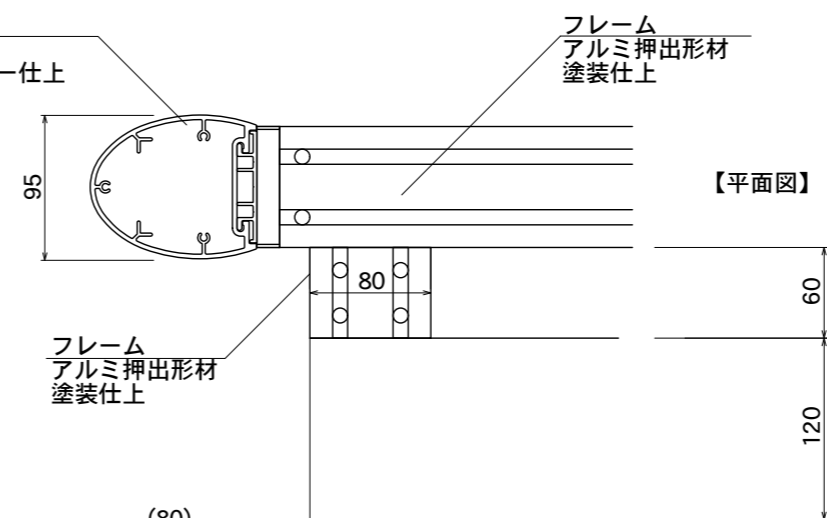


【平面図】

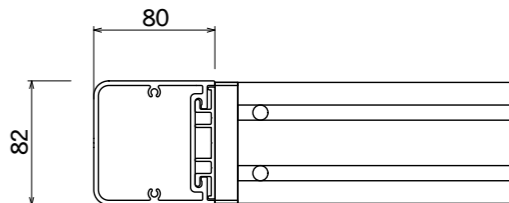

(S支柱)

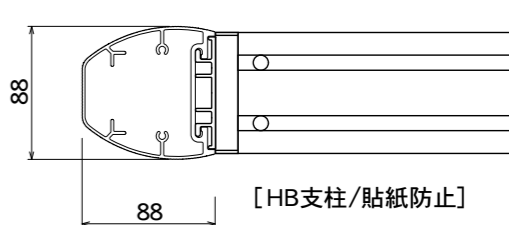

[HB支柱/貼紙防止]

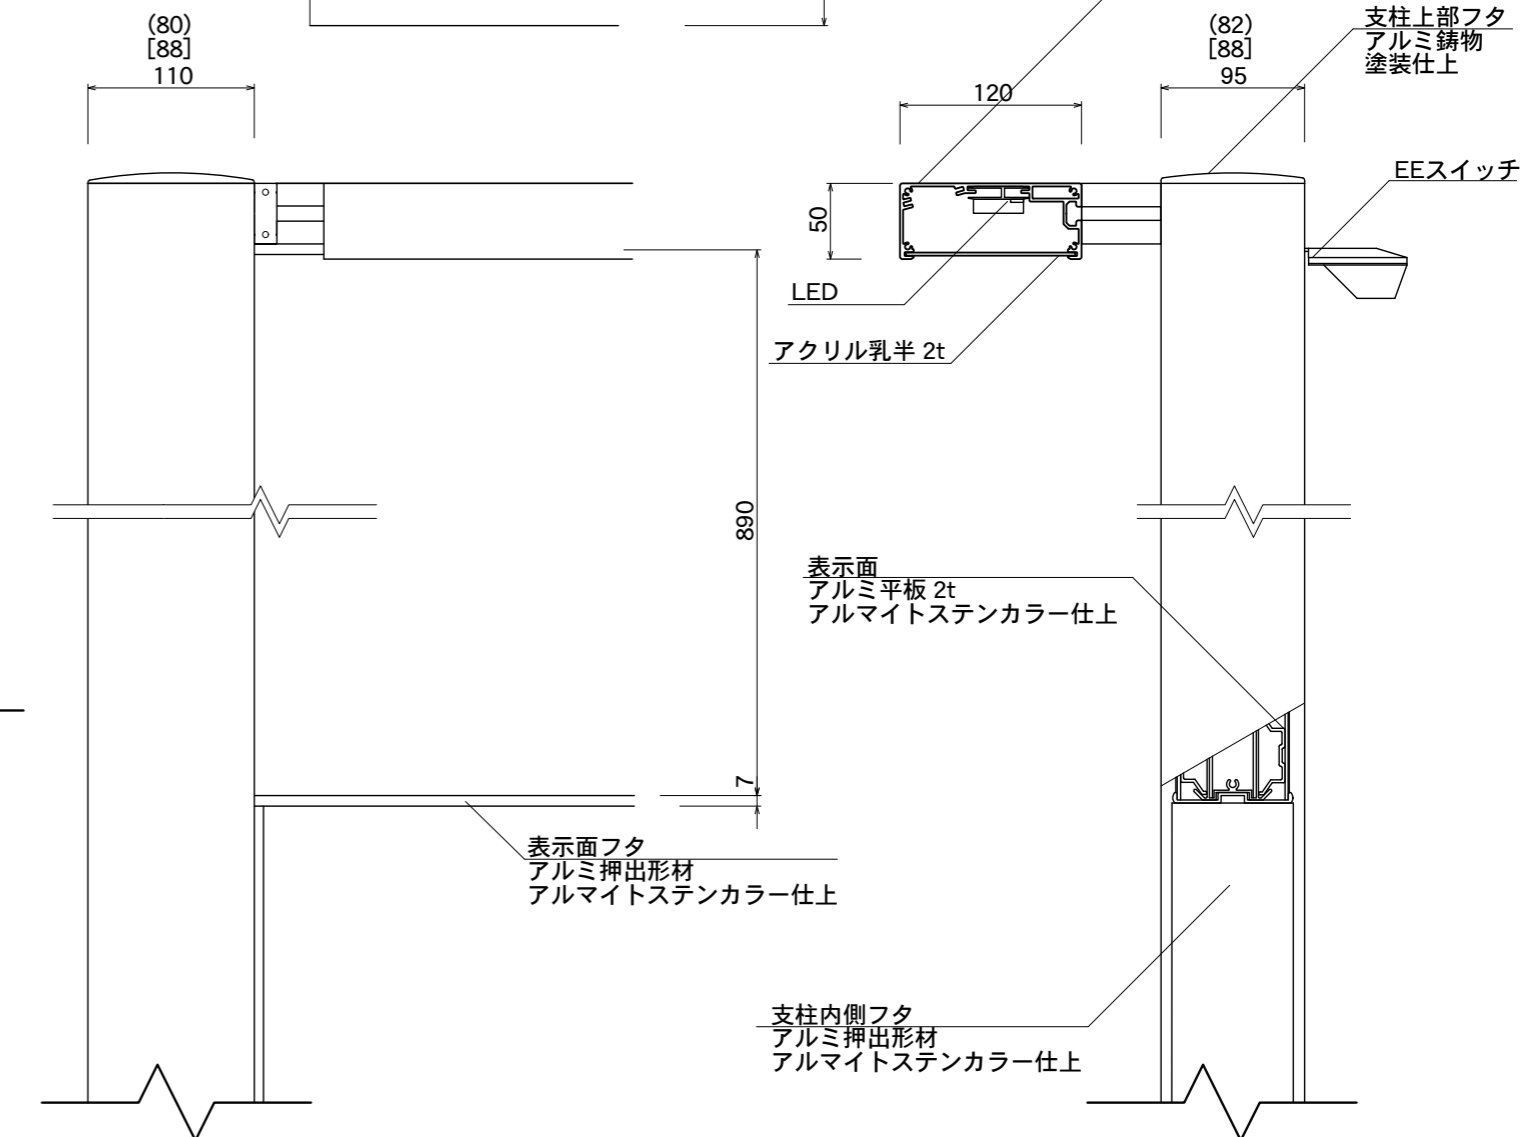

【正面図】

【側断面図】

図面番号	図面名称	INFOMEX	縮尺	1/20・1/5	承認	設計	担当
No.		LB-1/LED仕様	設計年月日				